

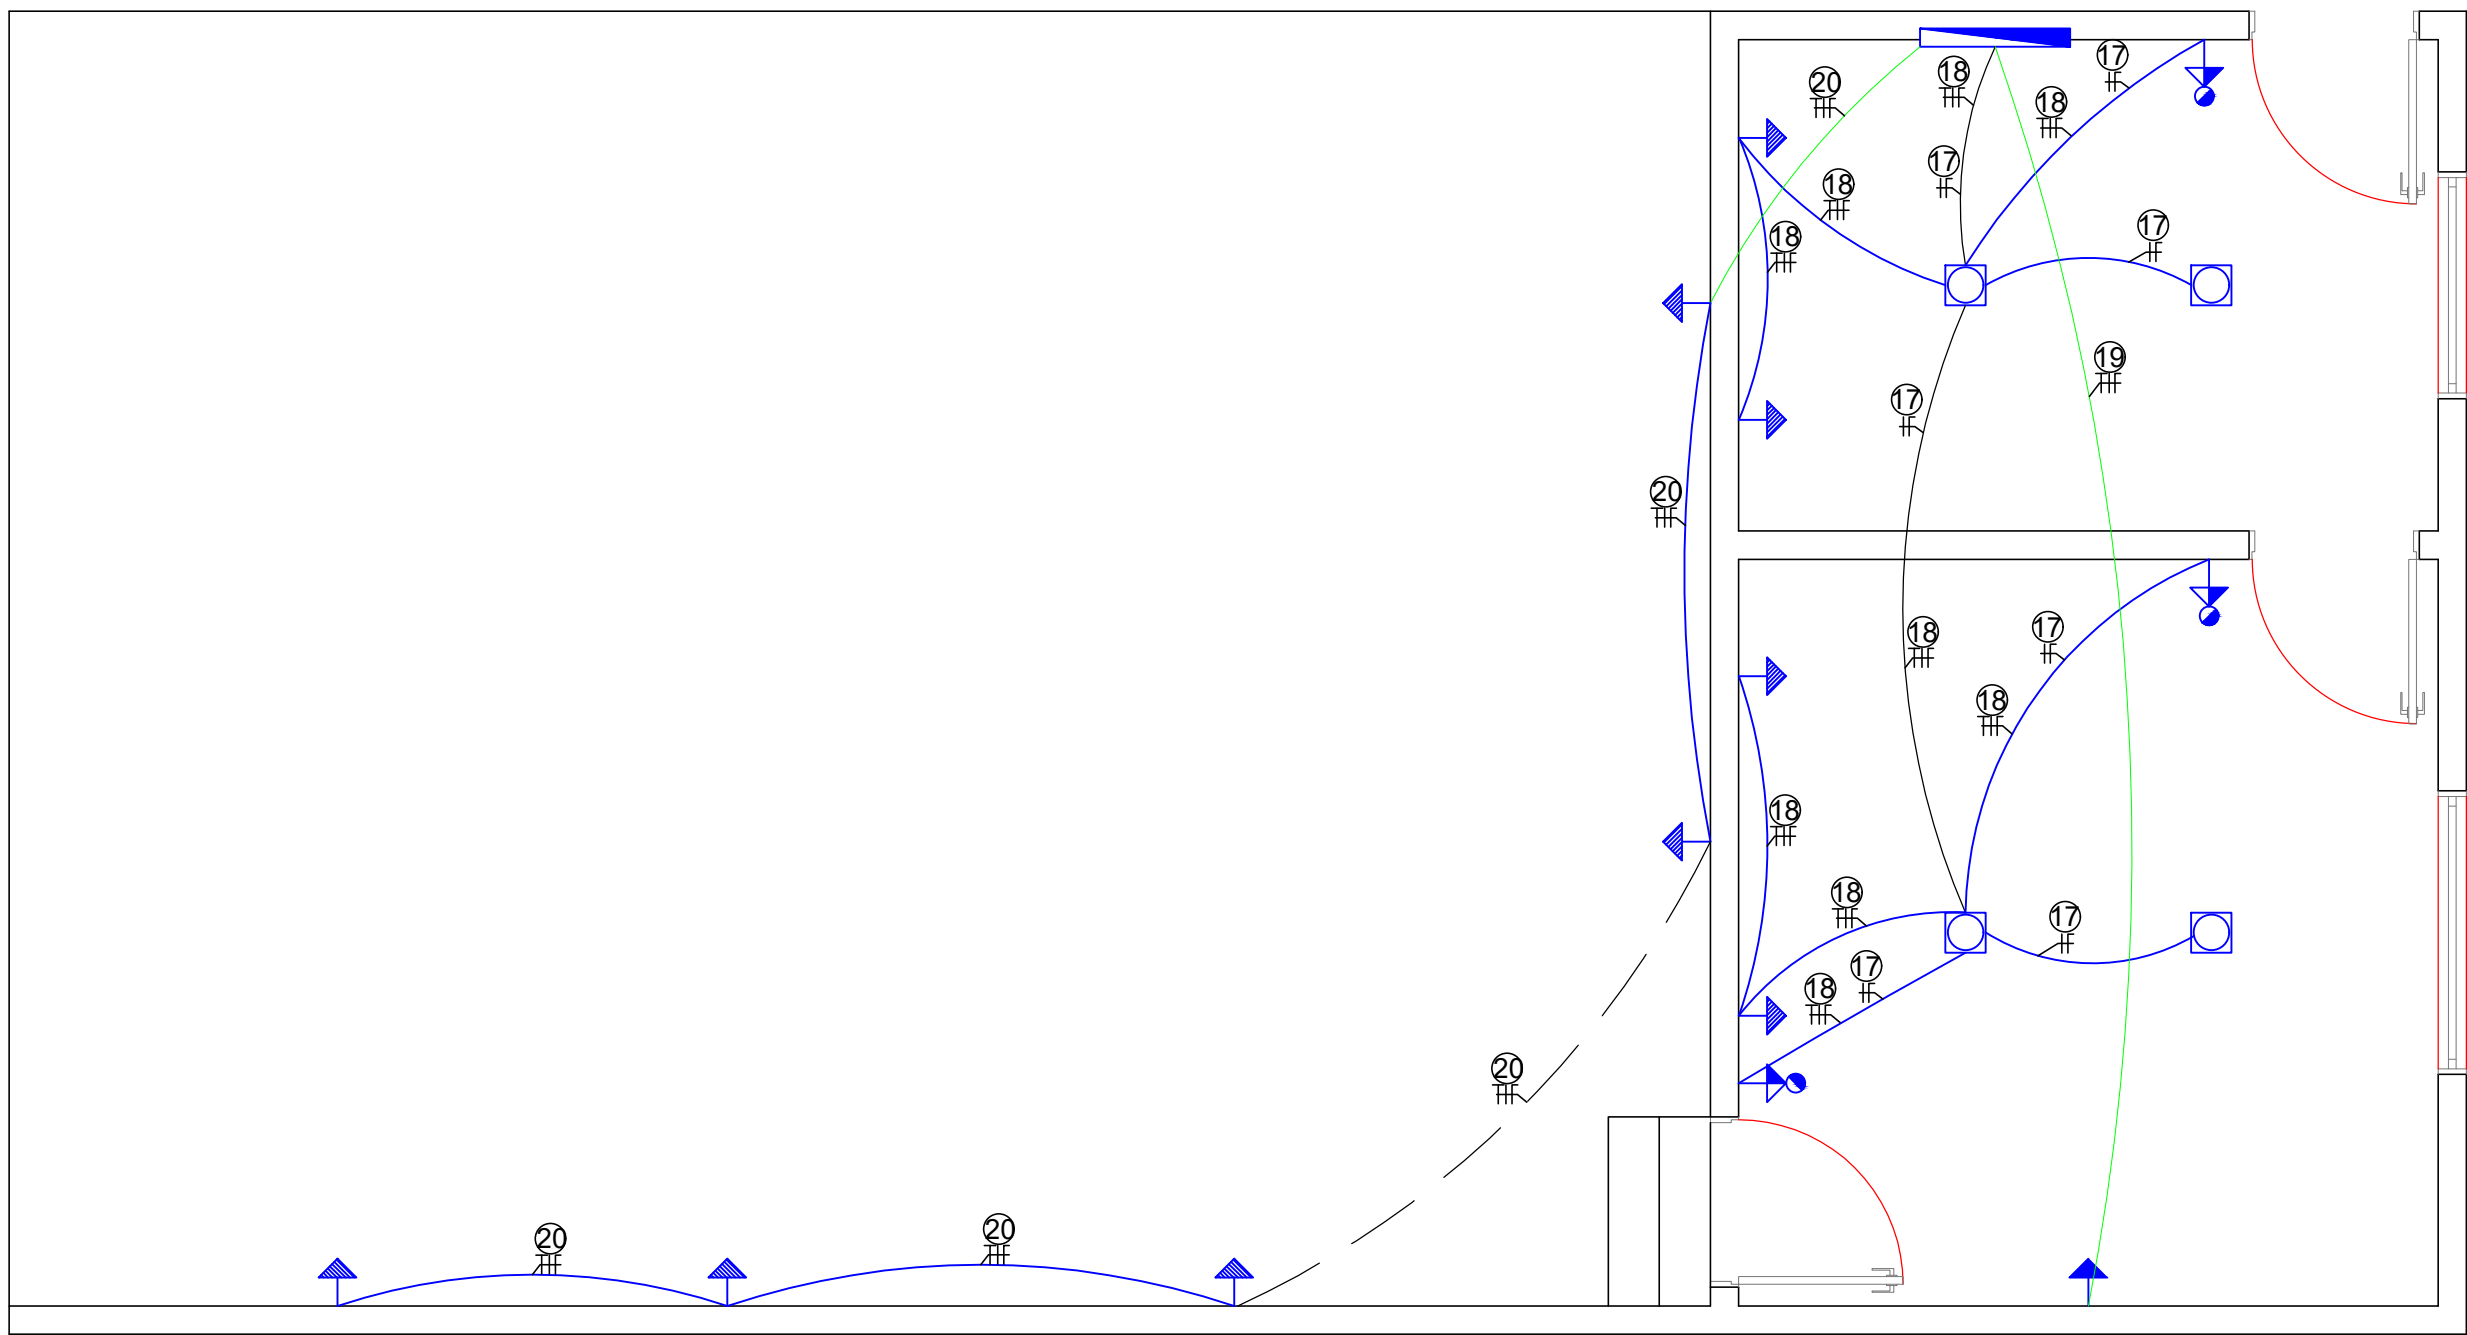


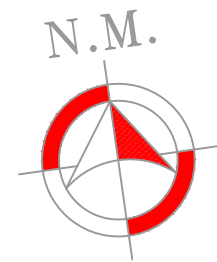

07. PLANTA DE INSTALAÇÕES ELÉTRICAS - PALCO EXTERNO
ESCALA - 1:50

Circuito	Descrição	Esquema	Método de inst.	V (V)	Iluminação (W)	Tomadas (W)					Pot. total. (W)	Fases	Pot. - R (W)	Pot. - S (W)	Pot. - T (W)	Seção (mm2)	Ic (A)	Disj (A)	Status
##	GERAL PALCO	F+N+T	B1	220 V	20	20	100	600	1800	4400	5480	R+T				6.0	75.0	50	Ok
17	Iluminação	F+N	B1	220 V	4						80	R	80			1.5	23.0	20.0	Ok
	f				2						40	R	40			1.5	23.0		Ok
	g				2						40	R	40			1.5	23.0		Ok
18	Tomadas Uso Geral	F+N+T	B1	220 V		6					600	R	600			2.5	31.0	25.0	Ok
19	Ar condicionado	F+N+T	B1	220 V				1			1800	R	1800			4	42.0	25.0	Ok
20	Tomadas Palco	F+N+T	B1	220 V				5			3000	T			3000	4	42.0	32.0	Ok
TOTAL					4		6	5	1		5480	R+T	2480		3000				

08. QUADRO DE CARGAS - QDC-C - TÉRREO C.I.T
SEM ESCALA

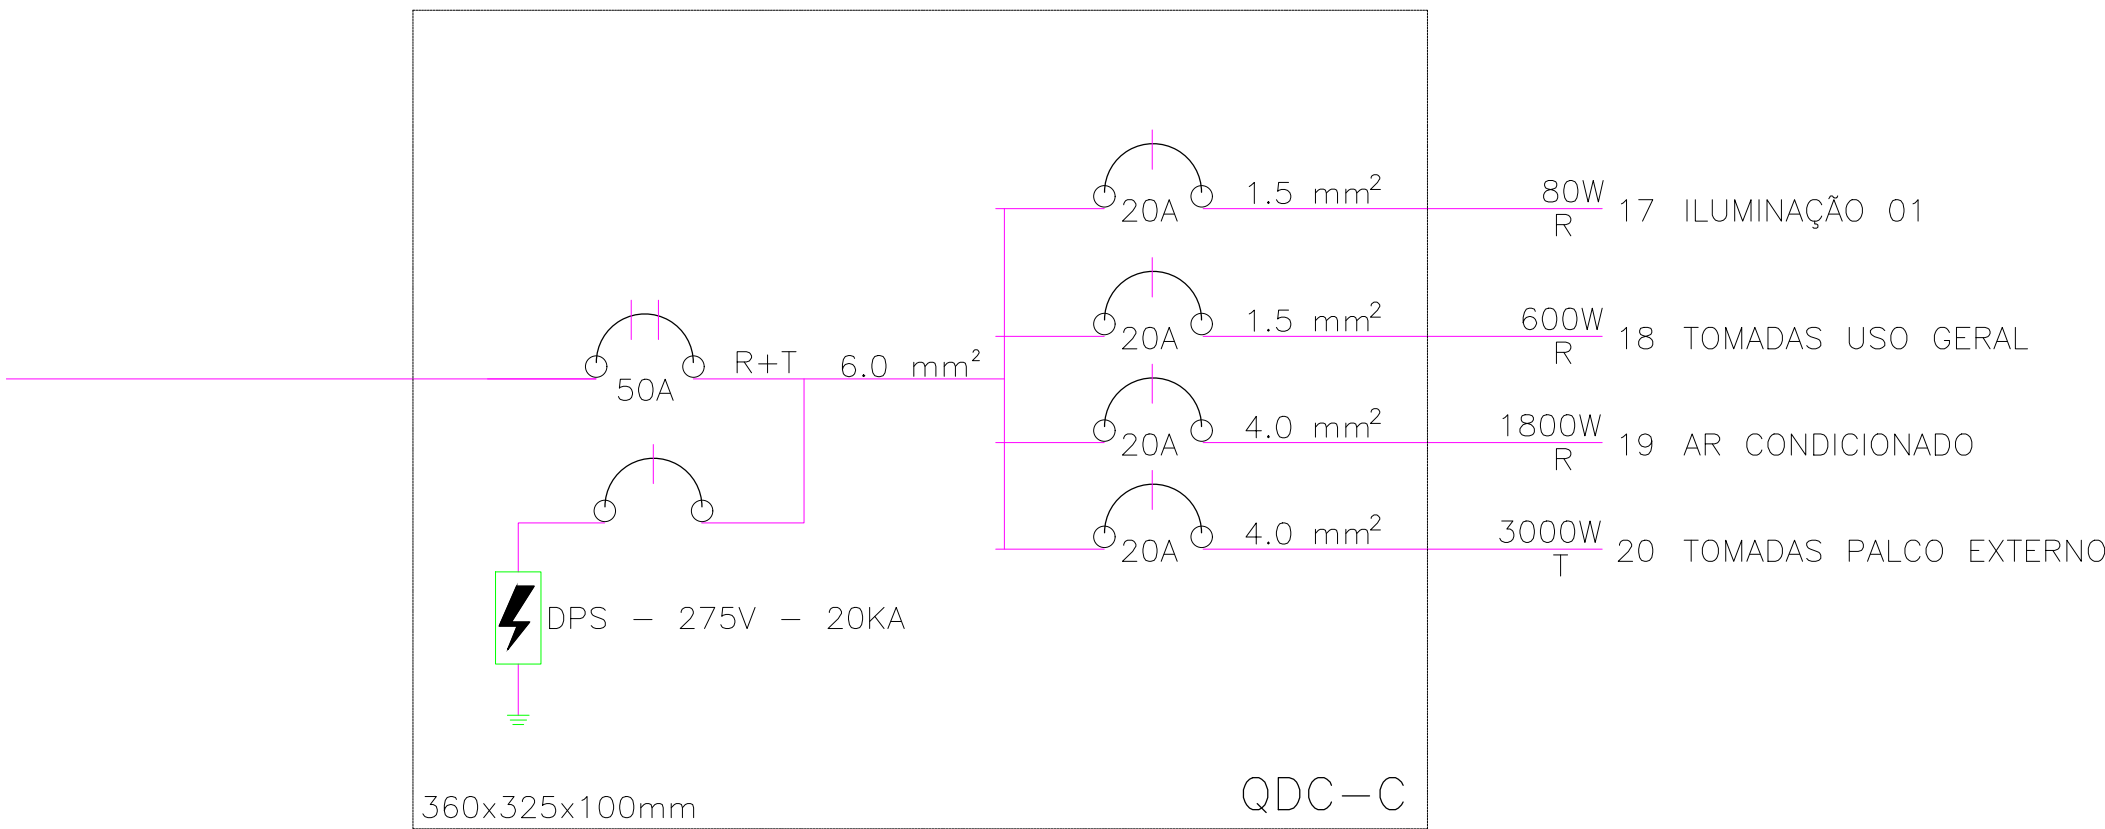

09. DIAGRAMA UNIFILAR - QDC-C - PALCO EXTERNO
SEM ESCALA

LEGENDA DE LUMINÁRIAS		
SÍMBOLO	QUANT.	DESCRIÇÃO
	54	LUMINÁRIA DE EMBUTIR COMPLETA EM FORRO DE GESSO OU MODULADO COM PERFIL "T", PARA 2 LÂMPADAS T8 32/36W, COM REFLETOR E ALETAS. REF. 232.10B ITAIM OU SIMILAR. (dim.: 306x1324mm)
	04	INTERRUPTOR SIMPLES (2 MÓDULOS), 10A/250V, INCLUINDO SUPORTE E PLACA
	12	INTERRUPTOR SIMPLES (1 MÓDULO), 10A/250V, INCLUINDO SUPORTE E PLACA
	26	TOMADA BAIXA DE EMBUTIR (2 MÓDULOS), 2P+T 10 A; h=30cm
	04	TOMADA MÉDIA DE EMBUTIR (2 MÓDULOS), 2P+T 10 A; h=120 cm
	08	TOMADA MÉDIA DE EMBUTIR (2 MÓDULOS), 2P+T 10 A; h=120 cm
	04	TOMADA MÉDIA DE EMBUTIR (1 MÓDULO) COM INTERRUPTOR, h=100 cm - SANITÁRIOS PNE
	04	LUMINÁRIA TIPO PLAFON CIRCULAR, DE SOBREPOR, COM LED DE 12/13 W
		FIOS TERRA, NEUTRO E FASE, RESPECTIVAMENTE
		ELETRODUTO FLEXÍVEL CORRUGADO, PVC, DN 20 MM (1/2"), PARA CIRCUITOS TERMINAIS DE USO ESPECÍFICO, INSTALADO EM FORRO
		ELETRODUTO FLEXÍVEL CORRUGADO, PVC, DN 25 MM (3/4"), PARA CIRCUITO TERMINAIS, INSTALADO EM FORRO
		ELETRODUTO FLEXÍVEL CORRUGADO, PVC, DN 20 MM (1/2"), PARA CIRCUITOS TERMINAIS, INSTALADO EM PAREDE

LEGENDA INSTALAÇÕES ELÉTRICAS



Centro de Informações Turísticas, Museu e Palco

PROPRIETÁRIO: : MUNICÍPIO DE RIO DOS ÍNDIOS/RS

ENDEREÇO: RUA ÂNGELO SANTINELLI

MUNICÍPIO – UF: RIO DOS ÍNDIOS/RS

MUNICÍPIO DE RIO DOS ÍNDIOS/RS

PROPRIETÁRIO

EDILSON POMPEU DA SILVA JÚNIOR SC1549210
RESP. TÉCNICO CREA

EDILSON POMPEU DA SILVA JÚNIOR SC1549210
AUTOR DO PROJETO CREA

DLFO

CREA

RA

OBSERVAÇÕES:

PROJETO DE C.I.T, MUSEU E PALCO

PROJETO ELÉTRICO

PLANTAS + DETALHES PALCO EXTERNO

PE - ELÉ

FORMATO

A1

REVISÃO

R-04

ESCALA

INDICADA

DATA EMISSÃO

14/05/2025

PRANCHA

02 / 03