



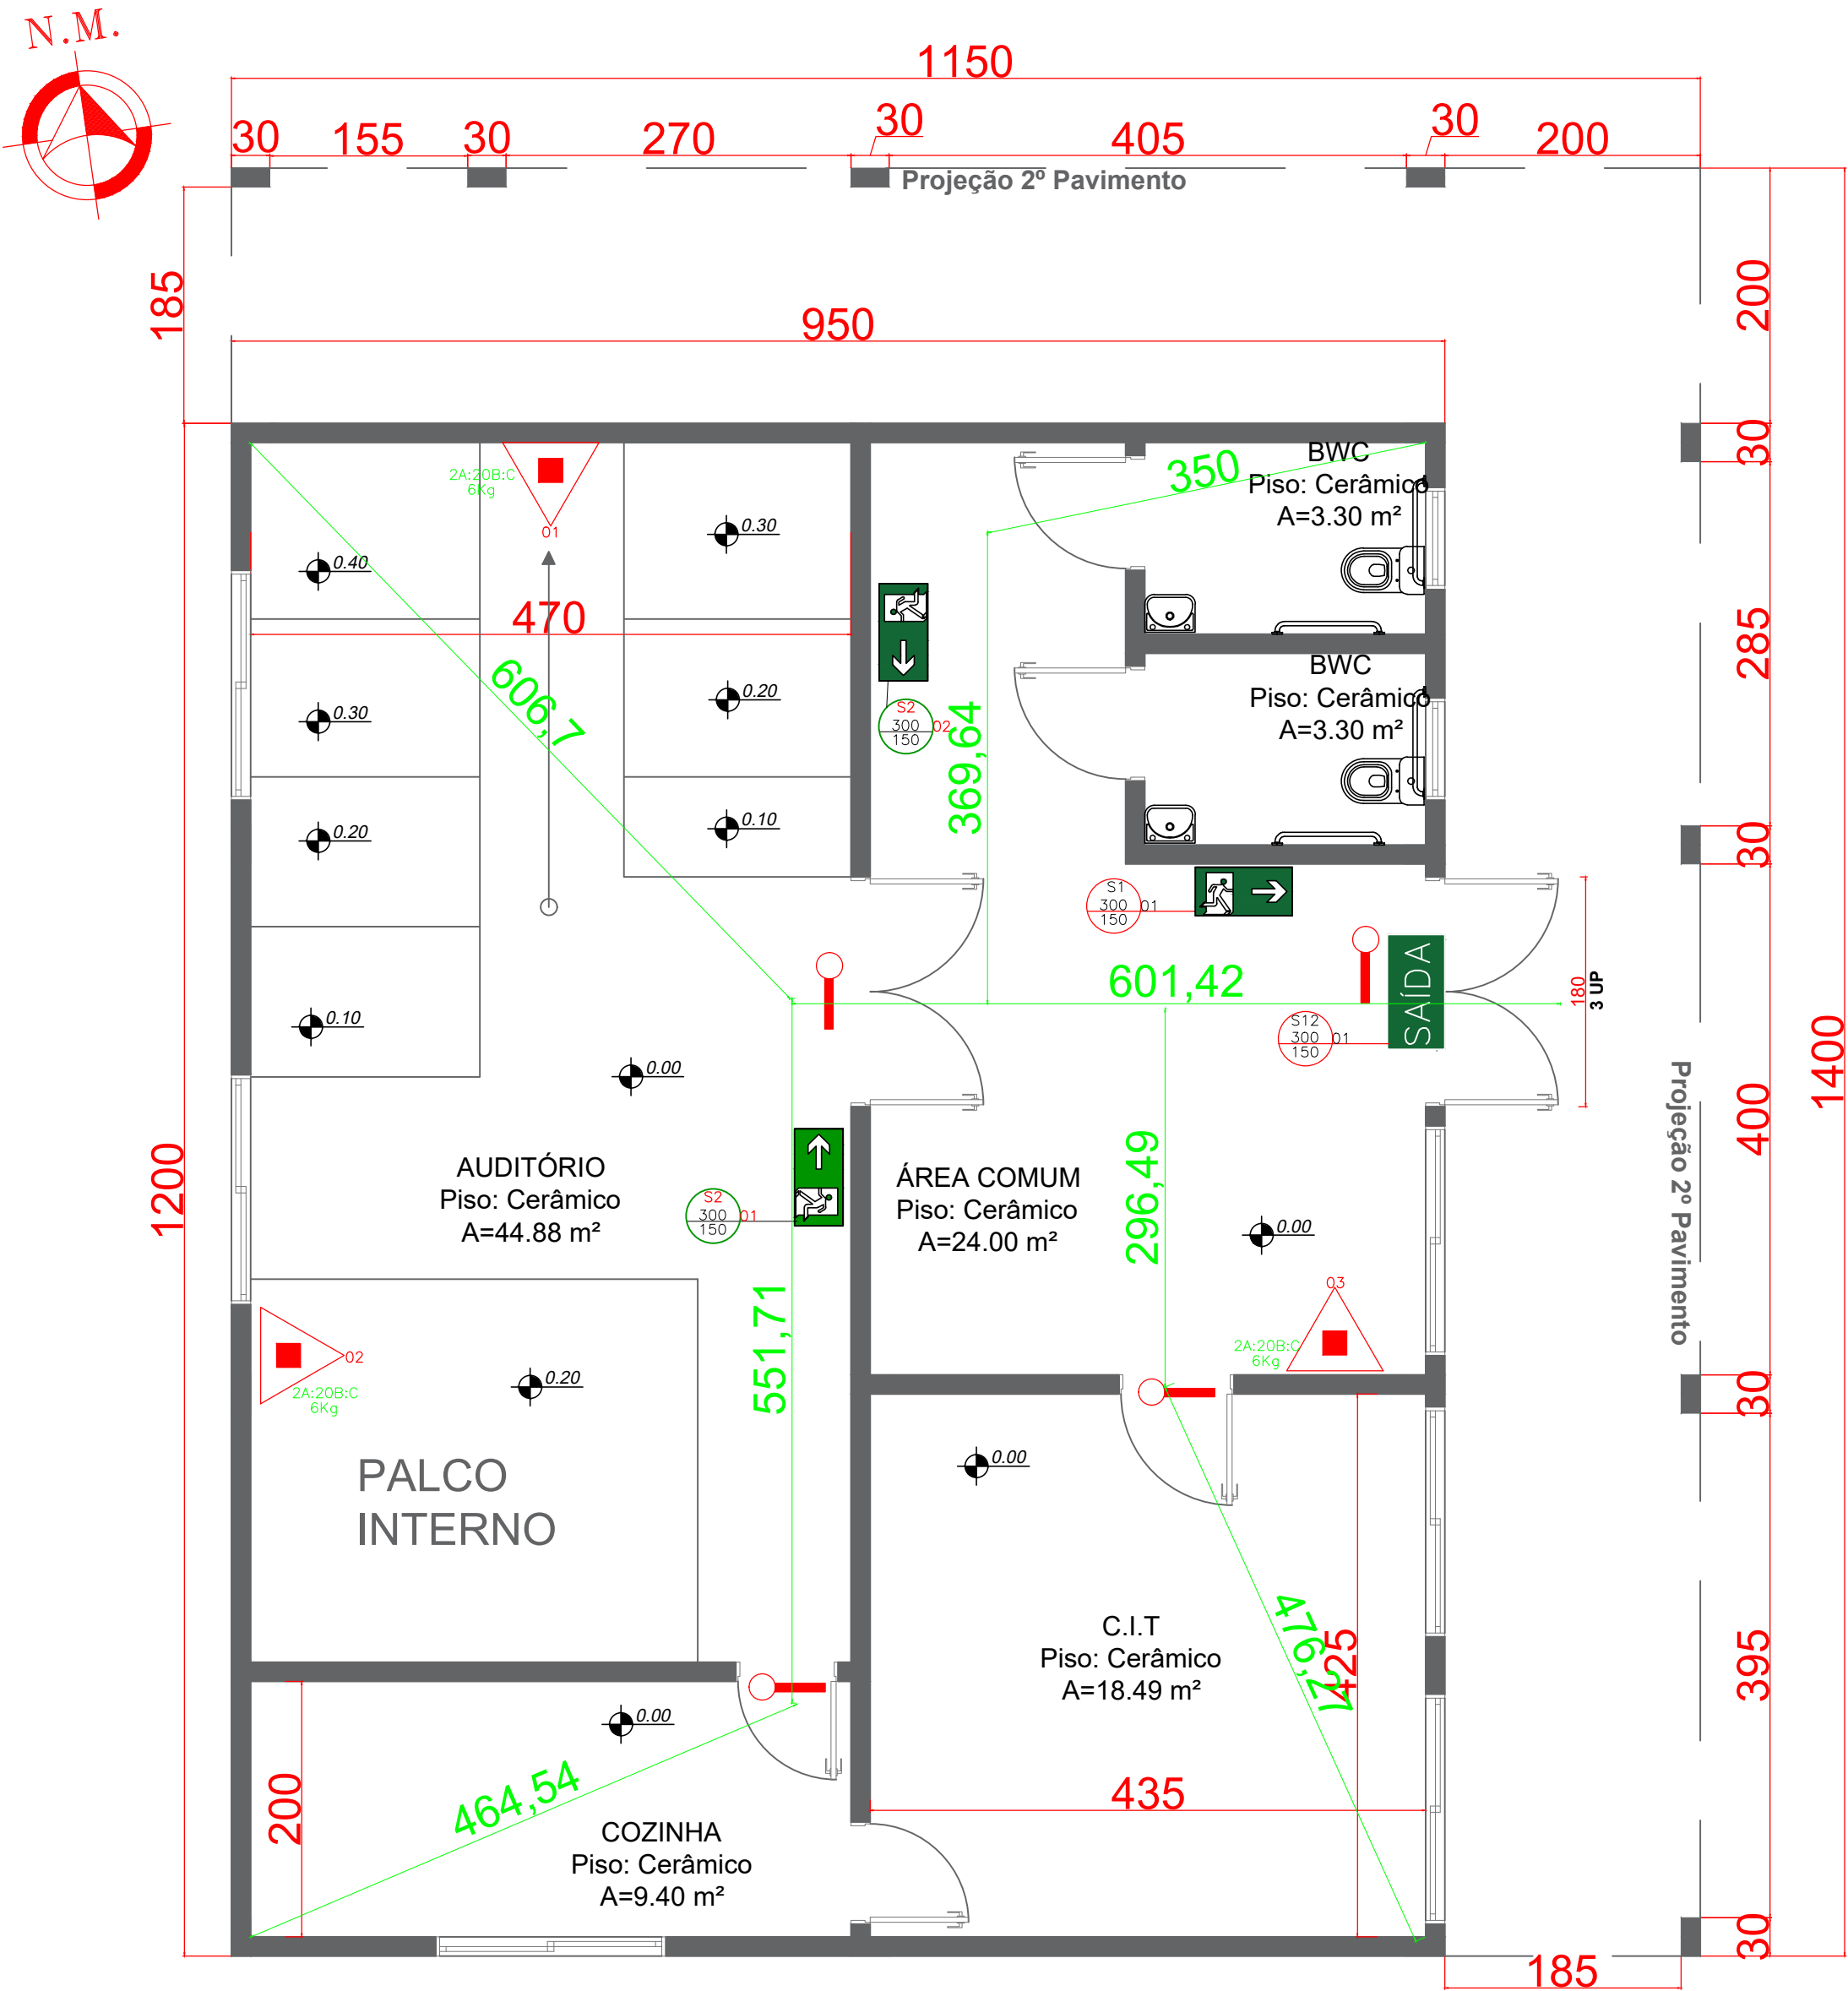

02. PLANTA BAIXA TÉRREO - MUSEU
ESCALA - 1:50

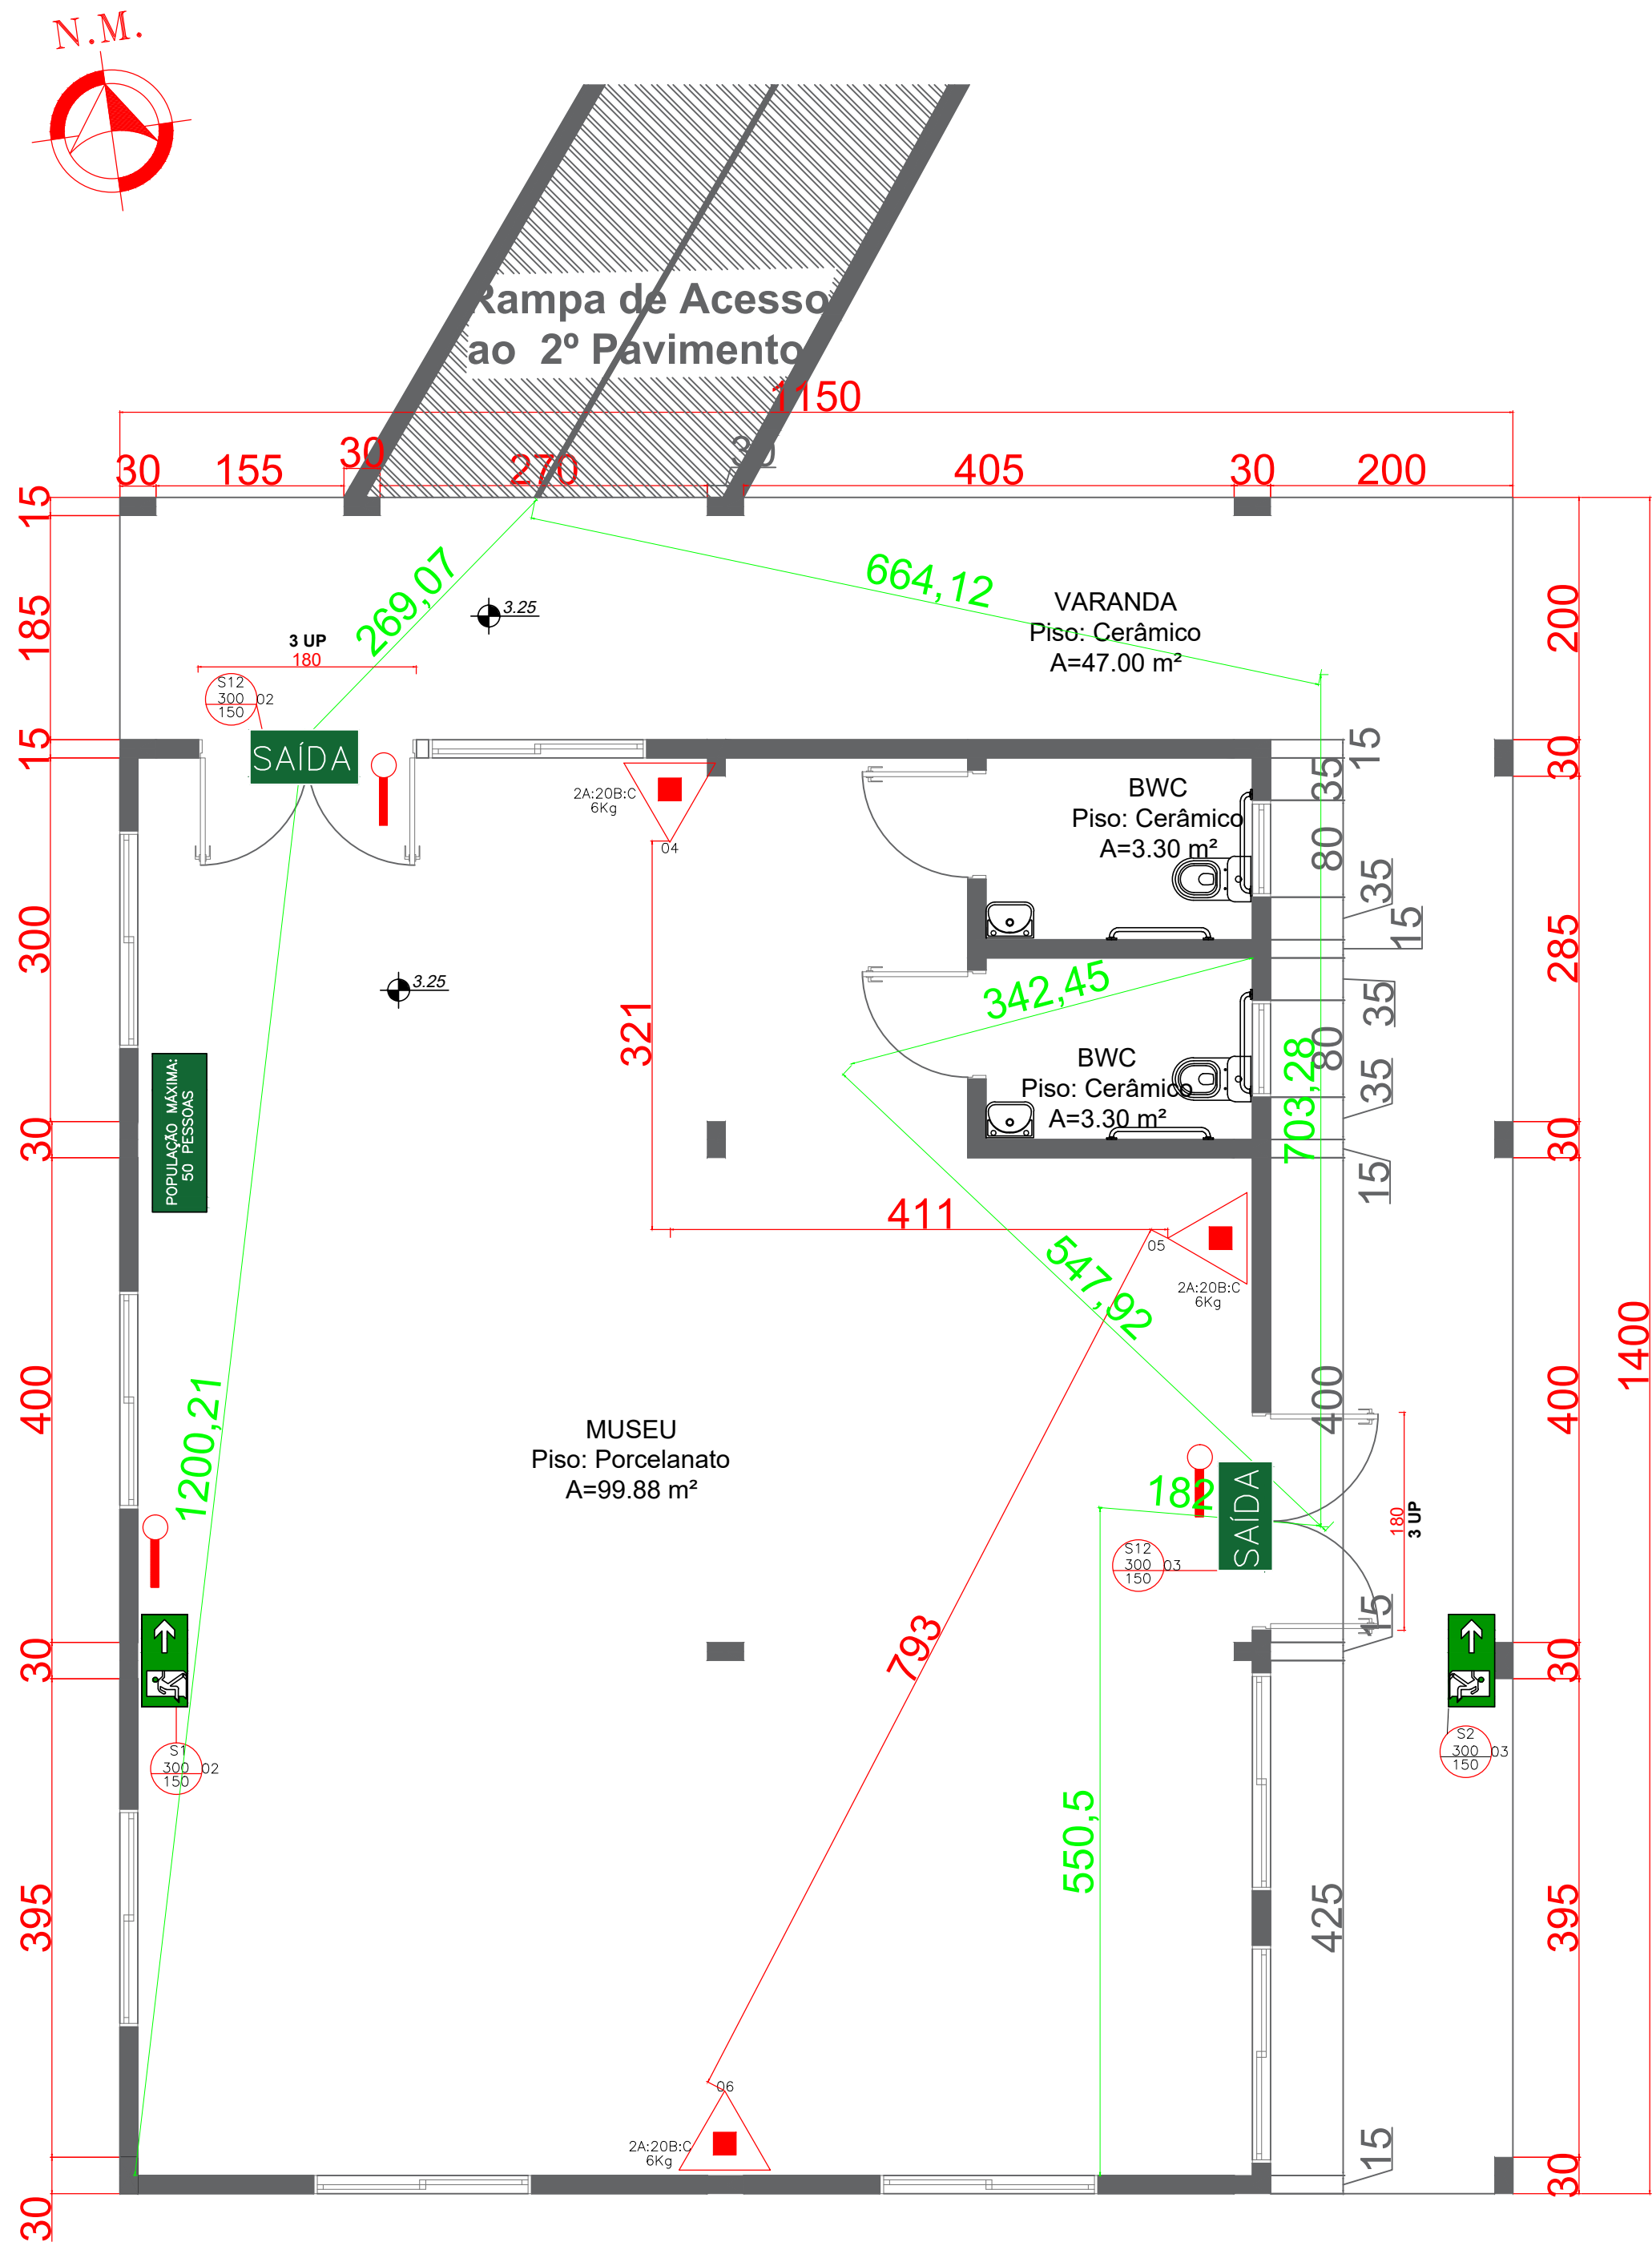

03. PLANTA BAIXA 1º PAVIMENTO - MUSEU
ESCALA - 1:50

SINALIZAÇÃO - CONFORME RT-CBM/RS 12/2021				
QTDE	SÍMBOLO	SIGNIFICADO	FORMA E COR	REPRESENTAÇÃO
02		SENTIDO DA ROTA DE SAÍDA DE EMERGÊNCIA	SÍMBOLO : RETANGULAR FUNDO : VERDE PICTOGRAMA: FOTOLUMI-NESCENTE	
03		SENTIDO DA ROTA DE SAÍDA DE EMERGÊNCIA	SÍMBOLO : RETANGULAR FUNDO : VERDE PICTOGRAMA: FOTOLUMI-NESCENTE	
03		SAÍDA DE EMERGÊNCIA	SÍMBOLO : RETANGULAR FUNDO : VERDE MENSAGEM "SAÍDA" E OU PICTOGRAMA E OU SETA DIRECIONAL: FOTOLUMI-NESCENTE, COM ALTURA DE LETRA SEMPRE >50MM	

LEGENDA	
	EXTINTOR PORTÁTIL C/ CARGA DE PÓ ABC C/ CAPACIDADE EXTINTORA 2-A-20-B-C 6kg
	PONTO DE ILUMINAÇÃO DE EMERGÊNCIA DE ACLARAMENTO - BLOCO AUTÔNOMO DE LED
	ACESSO DE VIATURAS

SINALIZAÇÃO PADRÃO CONF. RT-CBMRS 12/2021



Centro de Informações Turísticas,
Museu e Palco

PROPRIETÁRIO: :	MUNICÍPIO DE RIO DOS ÍNDIOS/RS
ENDEREÇO:	RUA ÂNGELO SANTINELLI
MUNICÍPIO – UF:	RIO DOS ÍNDIOS/RS
PROPRIETÁRIO	MUNICÍPIO DE RIO DOS ÍNDIOS/RS
EDILSON POMPEU DA SILVA JÚNIOR RESP. TÉCNICO	SC1549210 CREA
EDILSON POMPEU DA SILVA JÚNIOR AUTOR DO PROJETO	SC1549210 CREA

DLFO	CREA
	RA

OBSERVAÇÕES:

PROJETO PPCI - MUSEU E C.I.T			
PROJETO PREVENTIVO CONTRA INCÊNDIO			
FORMATO A1	PLANTA BAIXA		PPCI
	REVISÃO R-00	ESCALA INDICADA DATA EMISSÃO 16/06/2025	PRANCHA 02 / 03