




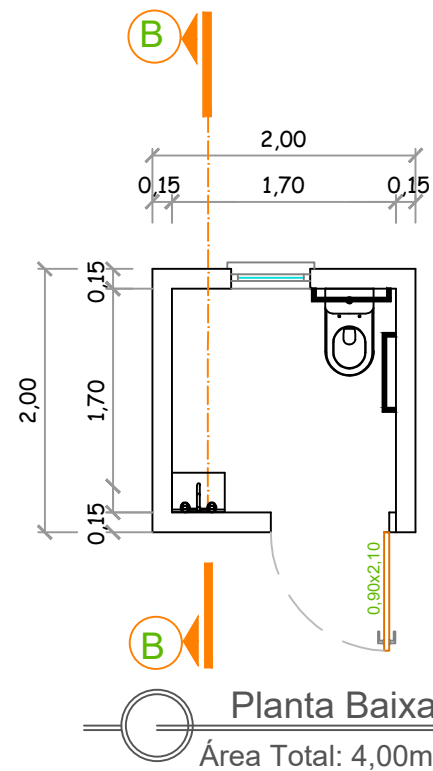

Planta Baixa  
Área Total: 4,00m²

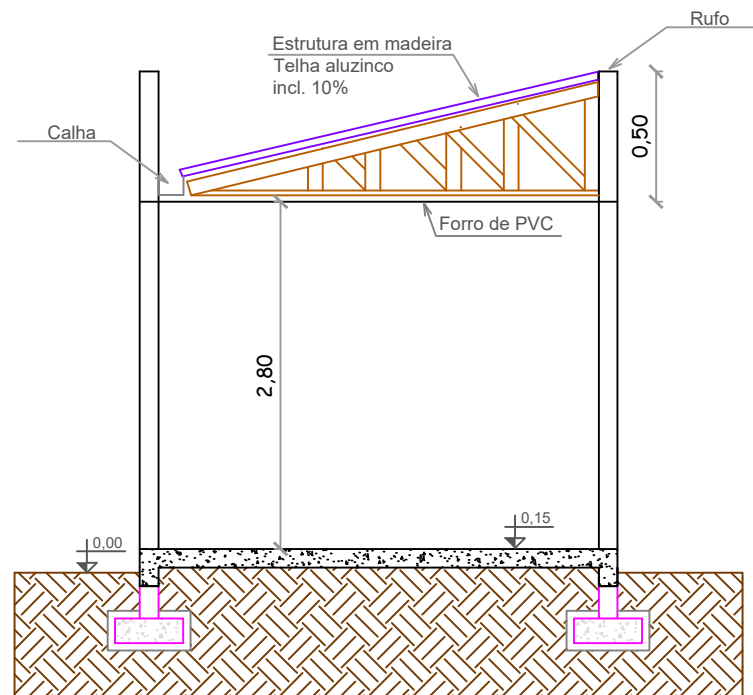


Corte B/B  
Escala 1:75

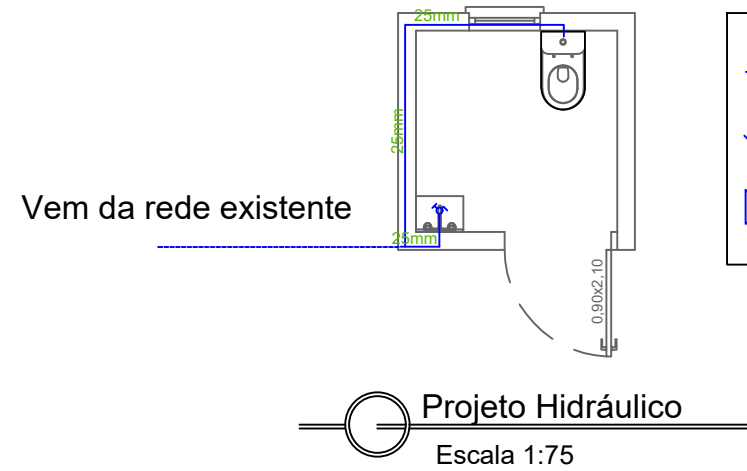


#### LEGENDA:

- ⇒ Tubulação Água Fria Ø 25 mm
- ⇒ Registro de Pressão
- ⇒ Registro de Gaveta

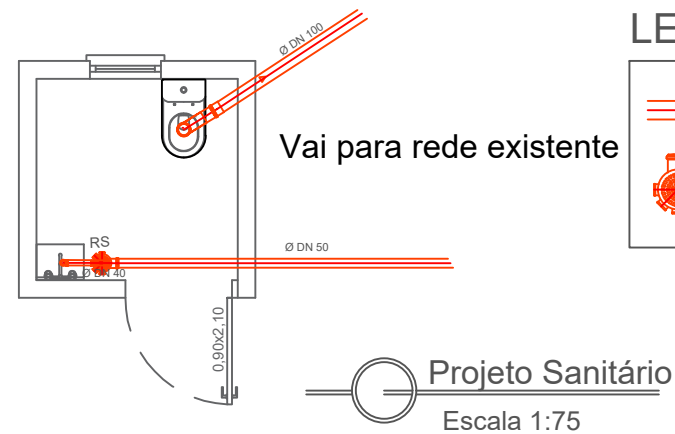

#### LEGENDA:

- ⇒ Tubulação de Esgoto - Ø Mostrado
- ⇒ Ralo Sifonado

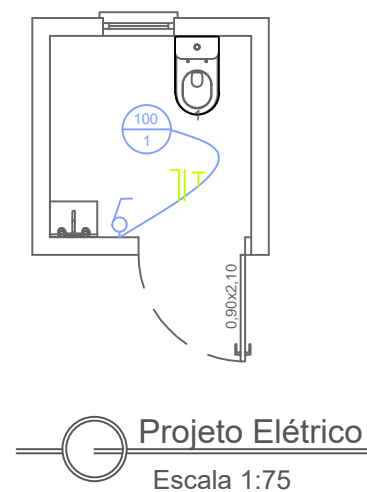

#### LEGENDA:

- ⇒ Interruptor Hotel Simples
- ⇒ Interruptor Hotel Duplo
- ⇒ Interruptor Simples
- ⇒ Interruptor Duplo
- ⇒ Interruptor Campainha
- ⇒ Campainha
- ⇒ Tomada Baixa h = 0,30 m
- ⇒ Tomada Média h = 1,30 m
- ⇒ Tomada Alta h = 2,00 m
- ⇒ Ponto de luz no teto
- ⇒ Ponto de luz na parede
- ⇒ Condutor Fase, Neutro, Retorno e Terra

|                                           |                                   |                              |                       |
|-------------------------------------------|-----------------------------------|------------------------------|-----------------------|
| PROPRIETÁRIO -                            | BENHEIROS ACESSÍVEIS PARA ESCOLAS |                              |                       |
| PREFEITURA MUNICIPAL DE RIO DOS ÍNDIOS/RS | LOCAL -                           | ESCOLAS - RIO DOS ÍNDIOS /RS | Data<br>JULHO DE 2026 |
| ENGENHEIRO -                              | ESCALA                            | Indicada                     |                       |
| KELI VECHIATO KEMPFFER - CREA RS240711    | Assunto                           | PROJETO BÁSICO               |                       |