




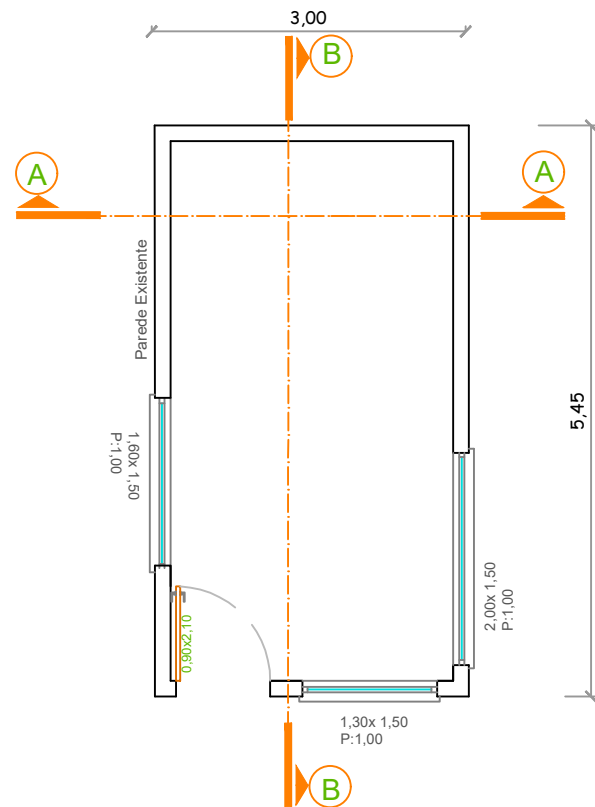


Planta Baixa
Área Total: 16,35m²

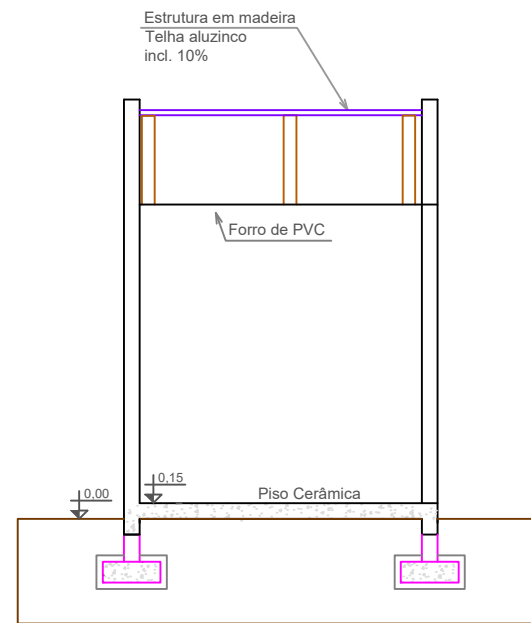

Corte A/A
Escala 1:75

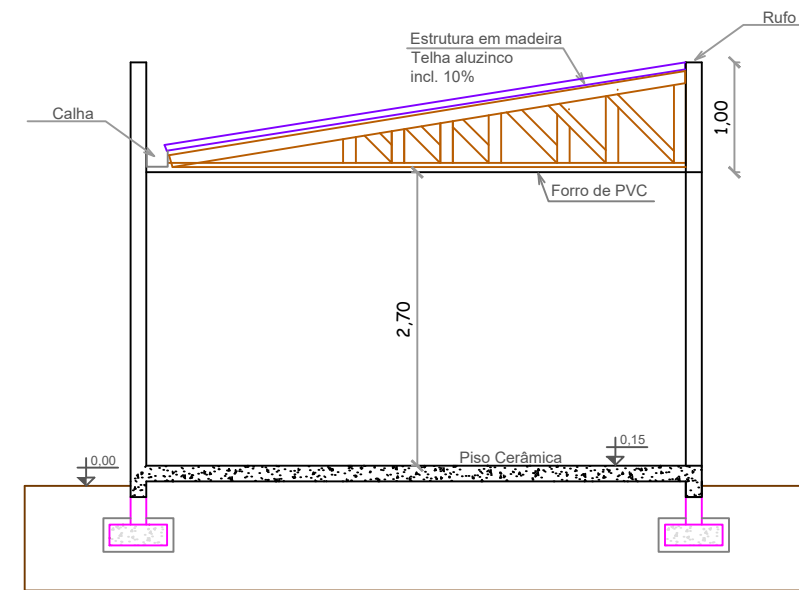

Corte B/B
Escala 1:75

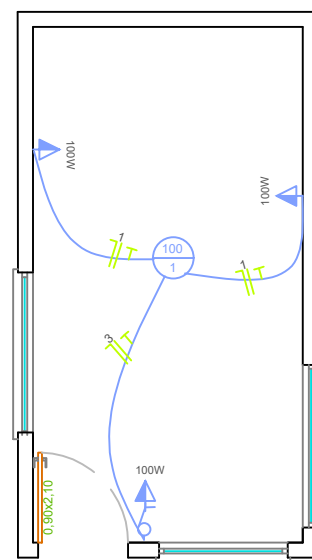

Projeto Elétrico
Escala 1:75

LEGENDA:

	⇒ Interruptor Hotel Simples		⇒ Tomada Baixa h = 0,30 m
	⇒ Interruptor Hotel Duplo		⇒ Tomada Média h = 1,30 m
	⇒ Interruptor Simples		⇒ Tomada Alta h = 2,00 m
	⇒ Interruptor Duplo		⇒ Ponto de luz no teto
	⇒ Interruptor Campainha		⇒ Ponto de luz na parede
	⇒ Campainha		⇒ Condutor Fase, Neutro, Retorno e Terra

PROPRIETÁRIO -	SALA DE VIGILANTES	
PREFEITURA MUNICIPAL DE RIO DOS ÍNDIOS/RS	LOCAL -	Data
ENGENHEIRO -	PREFEITURA - RIO DOS ÍNDIOS /RS	MARÇO DE 2026
	ESCALA	
	Indicada	
KELI VECHIATO KEMPFFER - CREA RS240711	Assunto	PROJETO BÁSICO